




PARTICOLARE MAGAZZINO FORME E LOGISTICA
scala 1:250

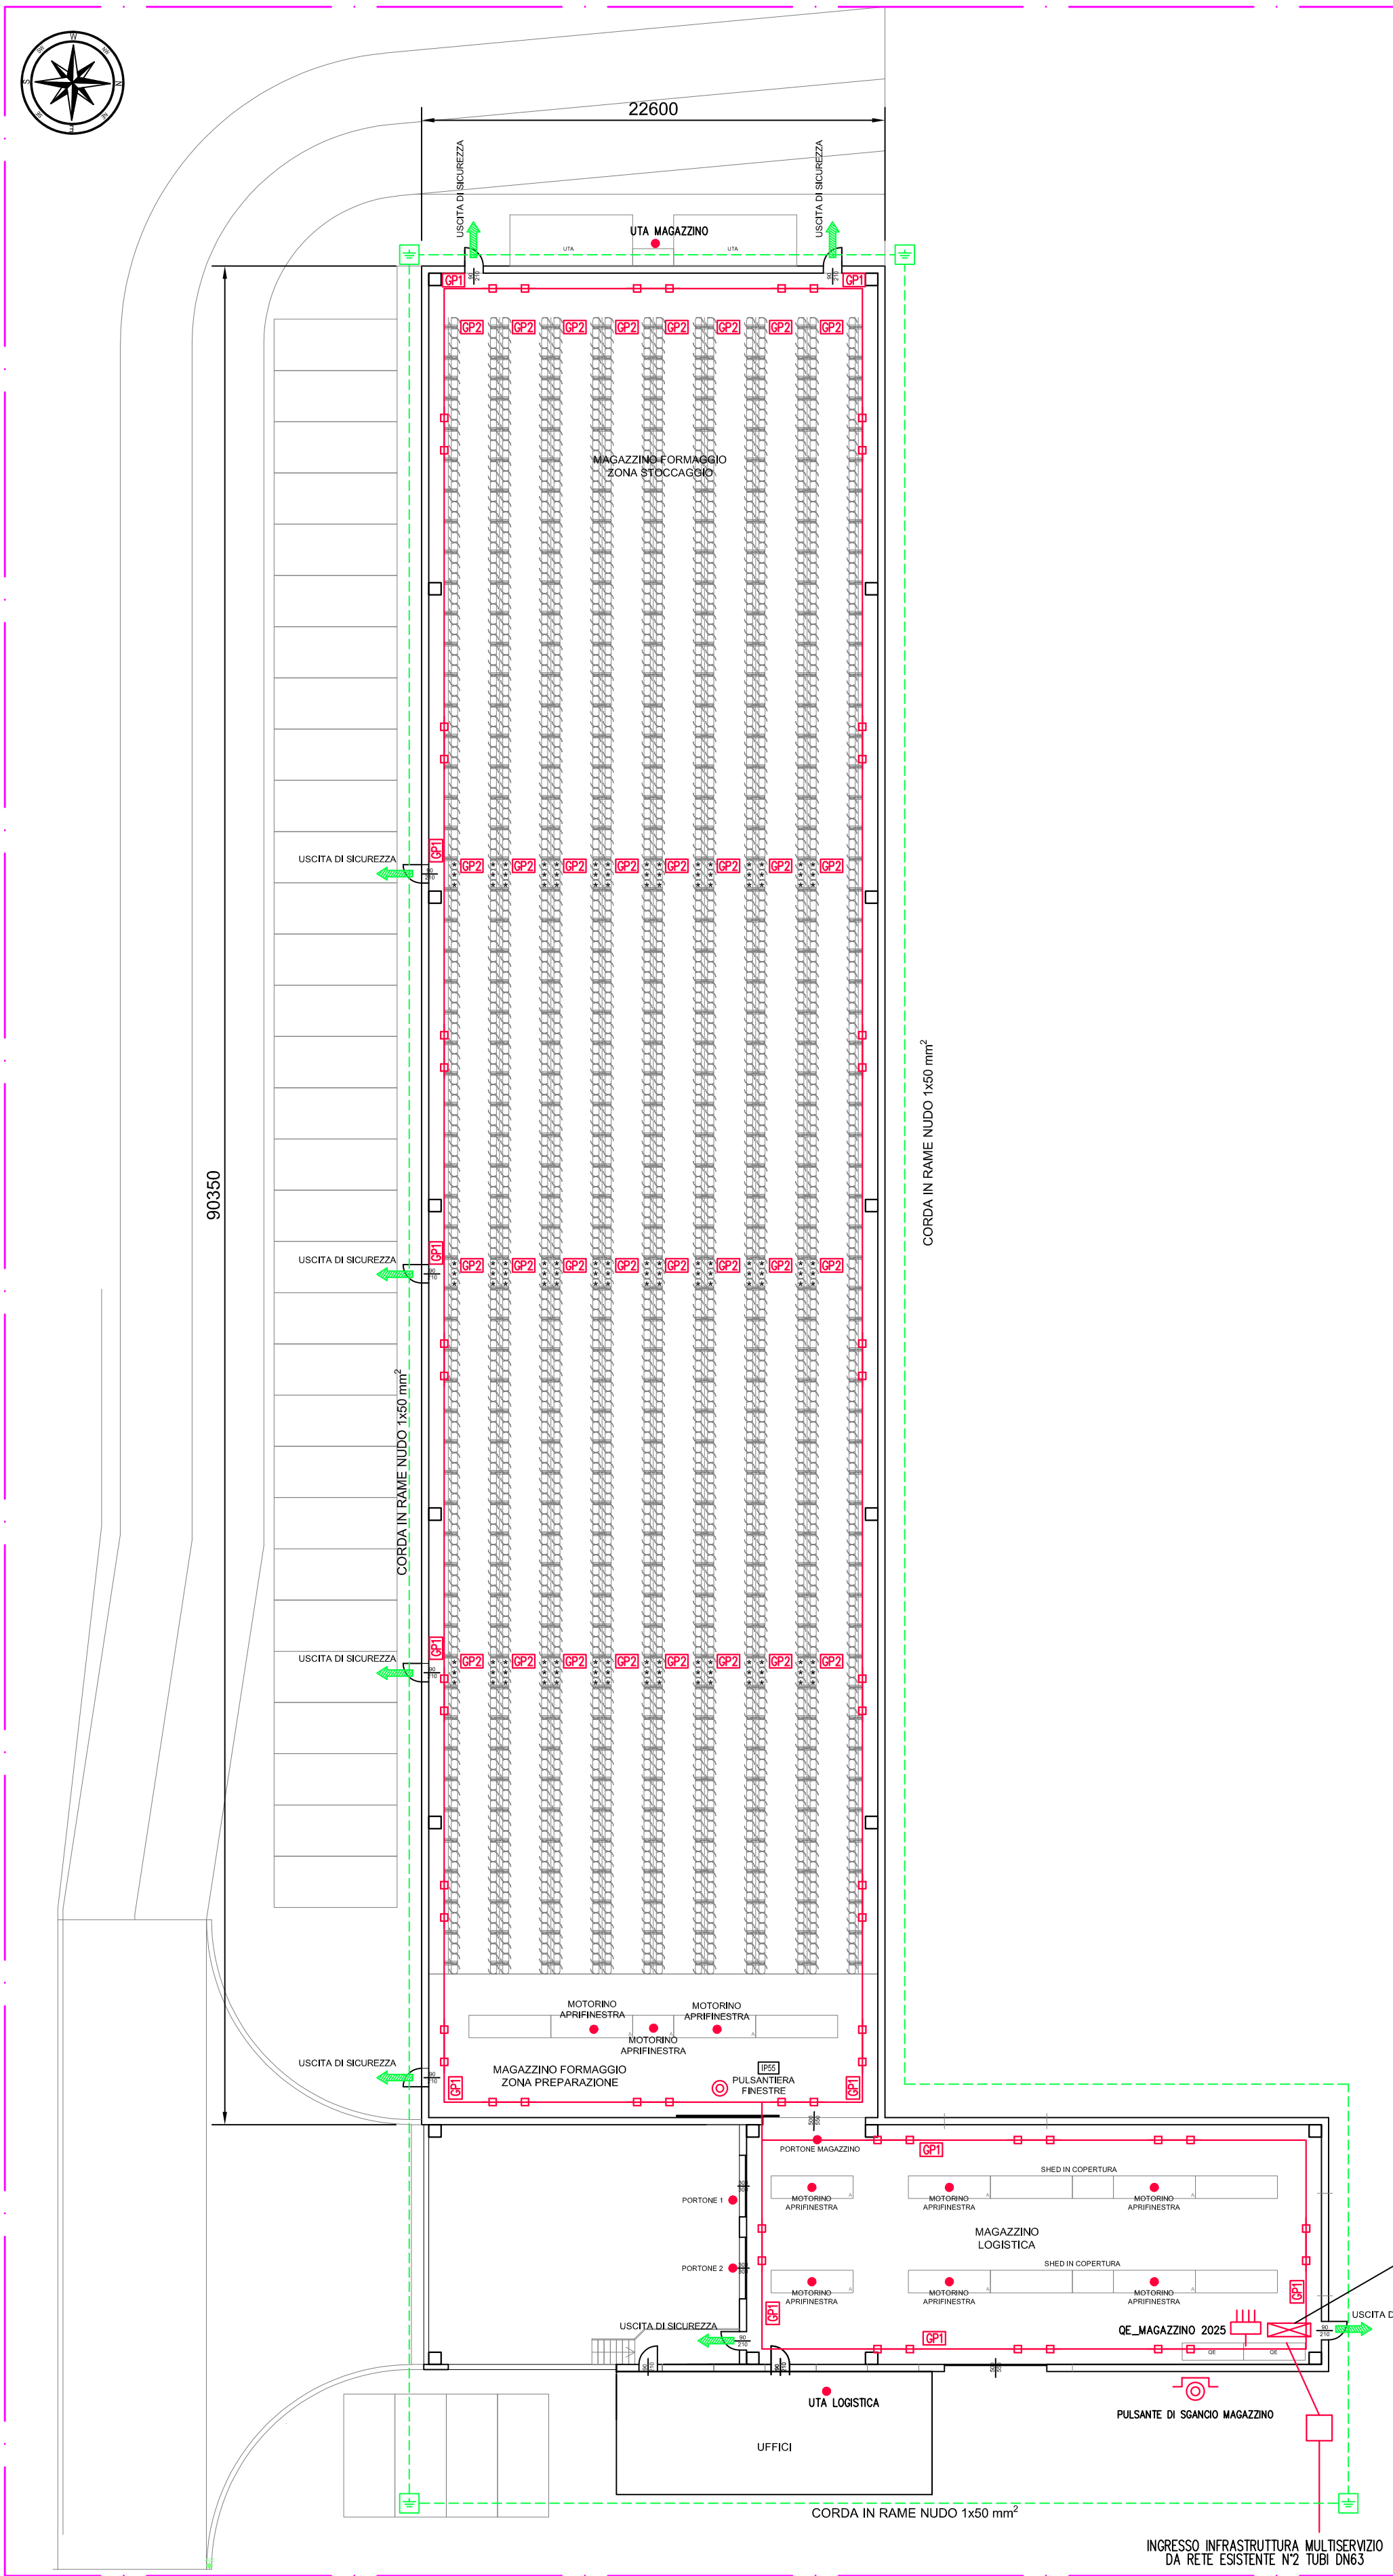

INQUADRAMENTO GENERALE
scala 1:2500

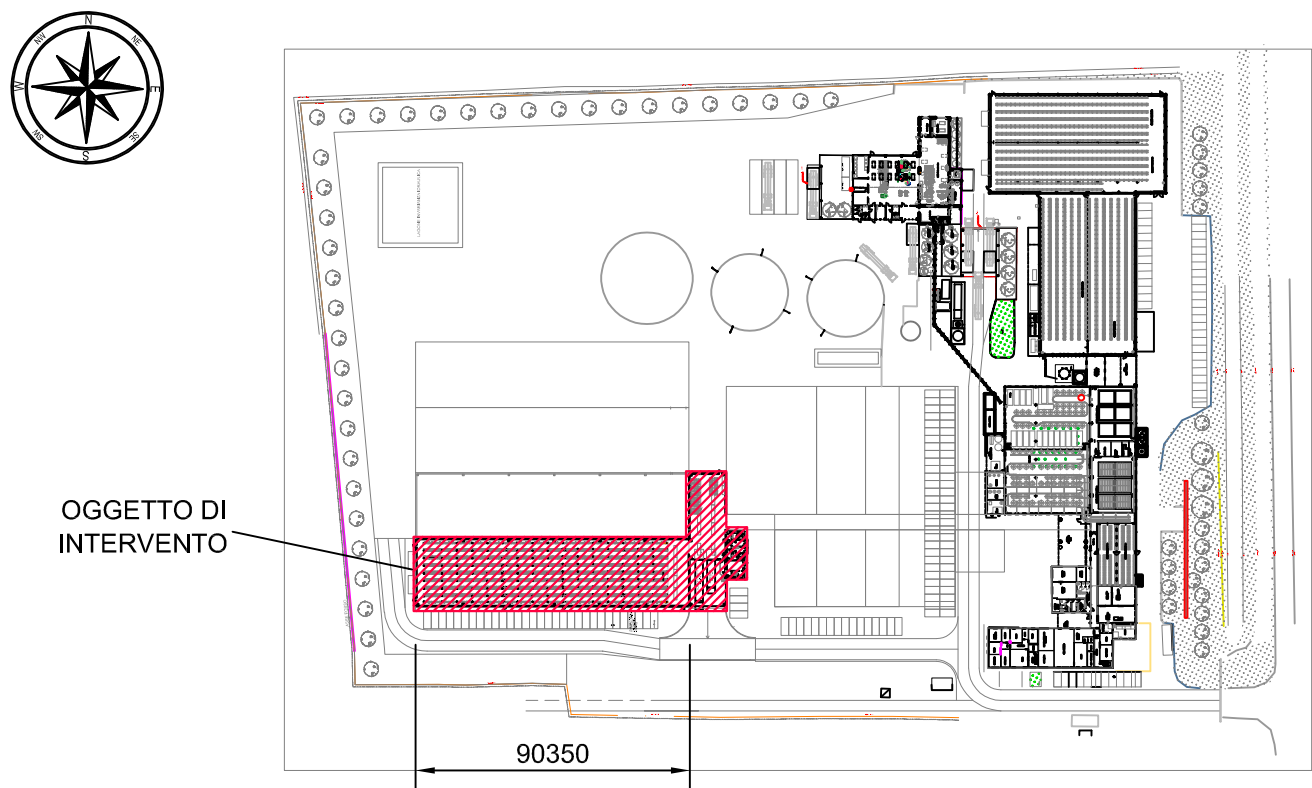

PARTICOLARE UFFICI
scala 1:50

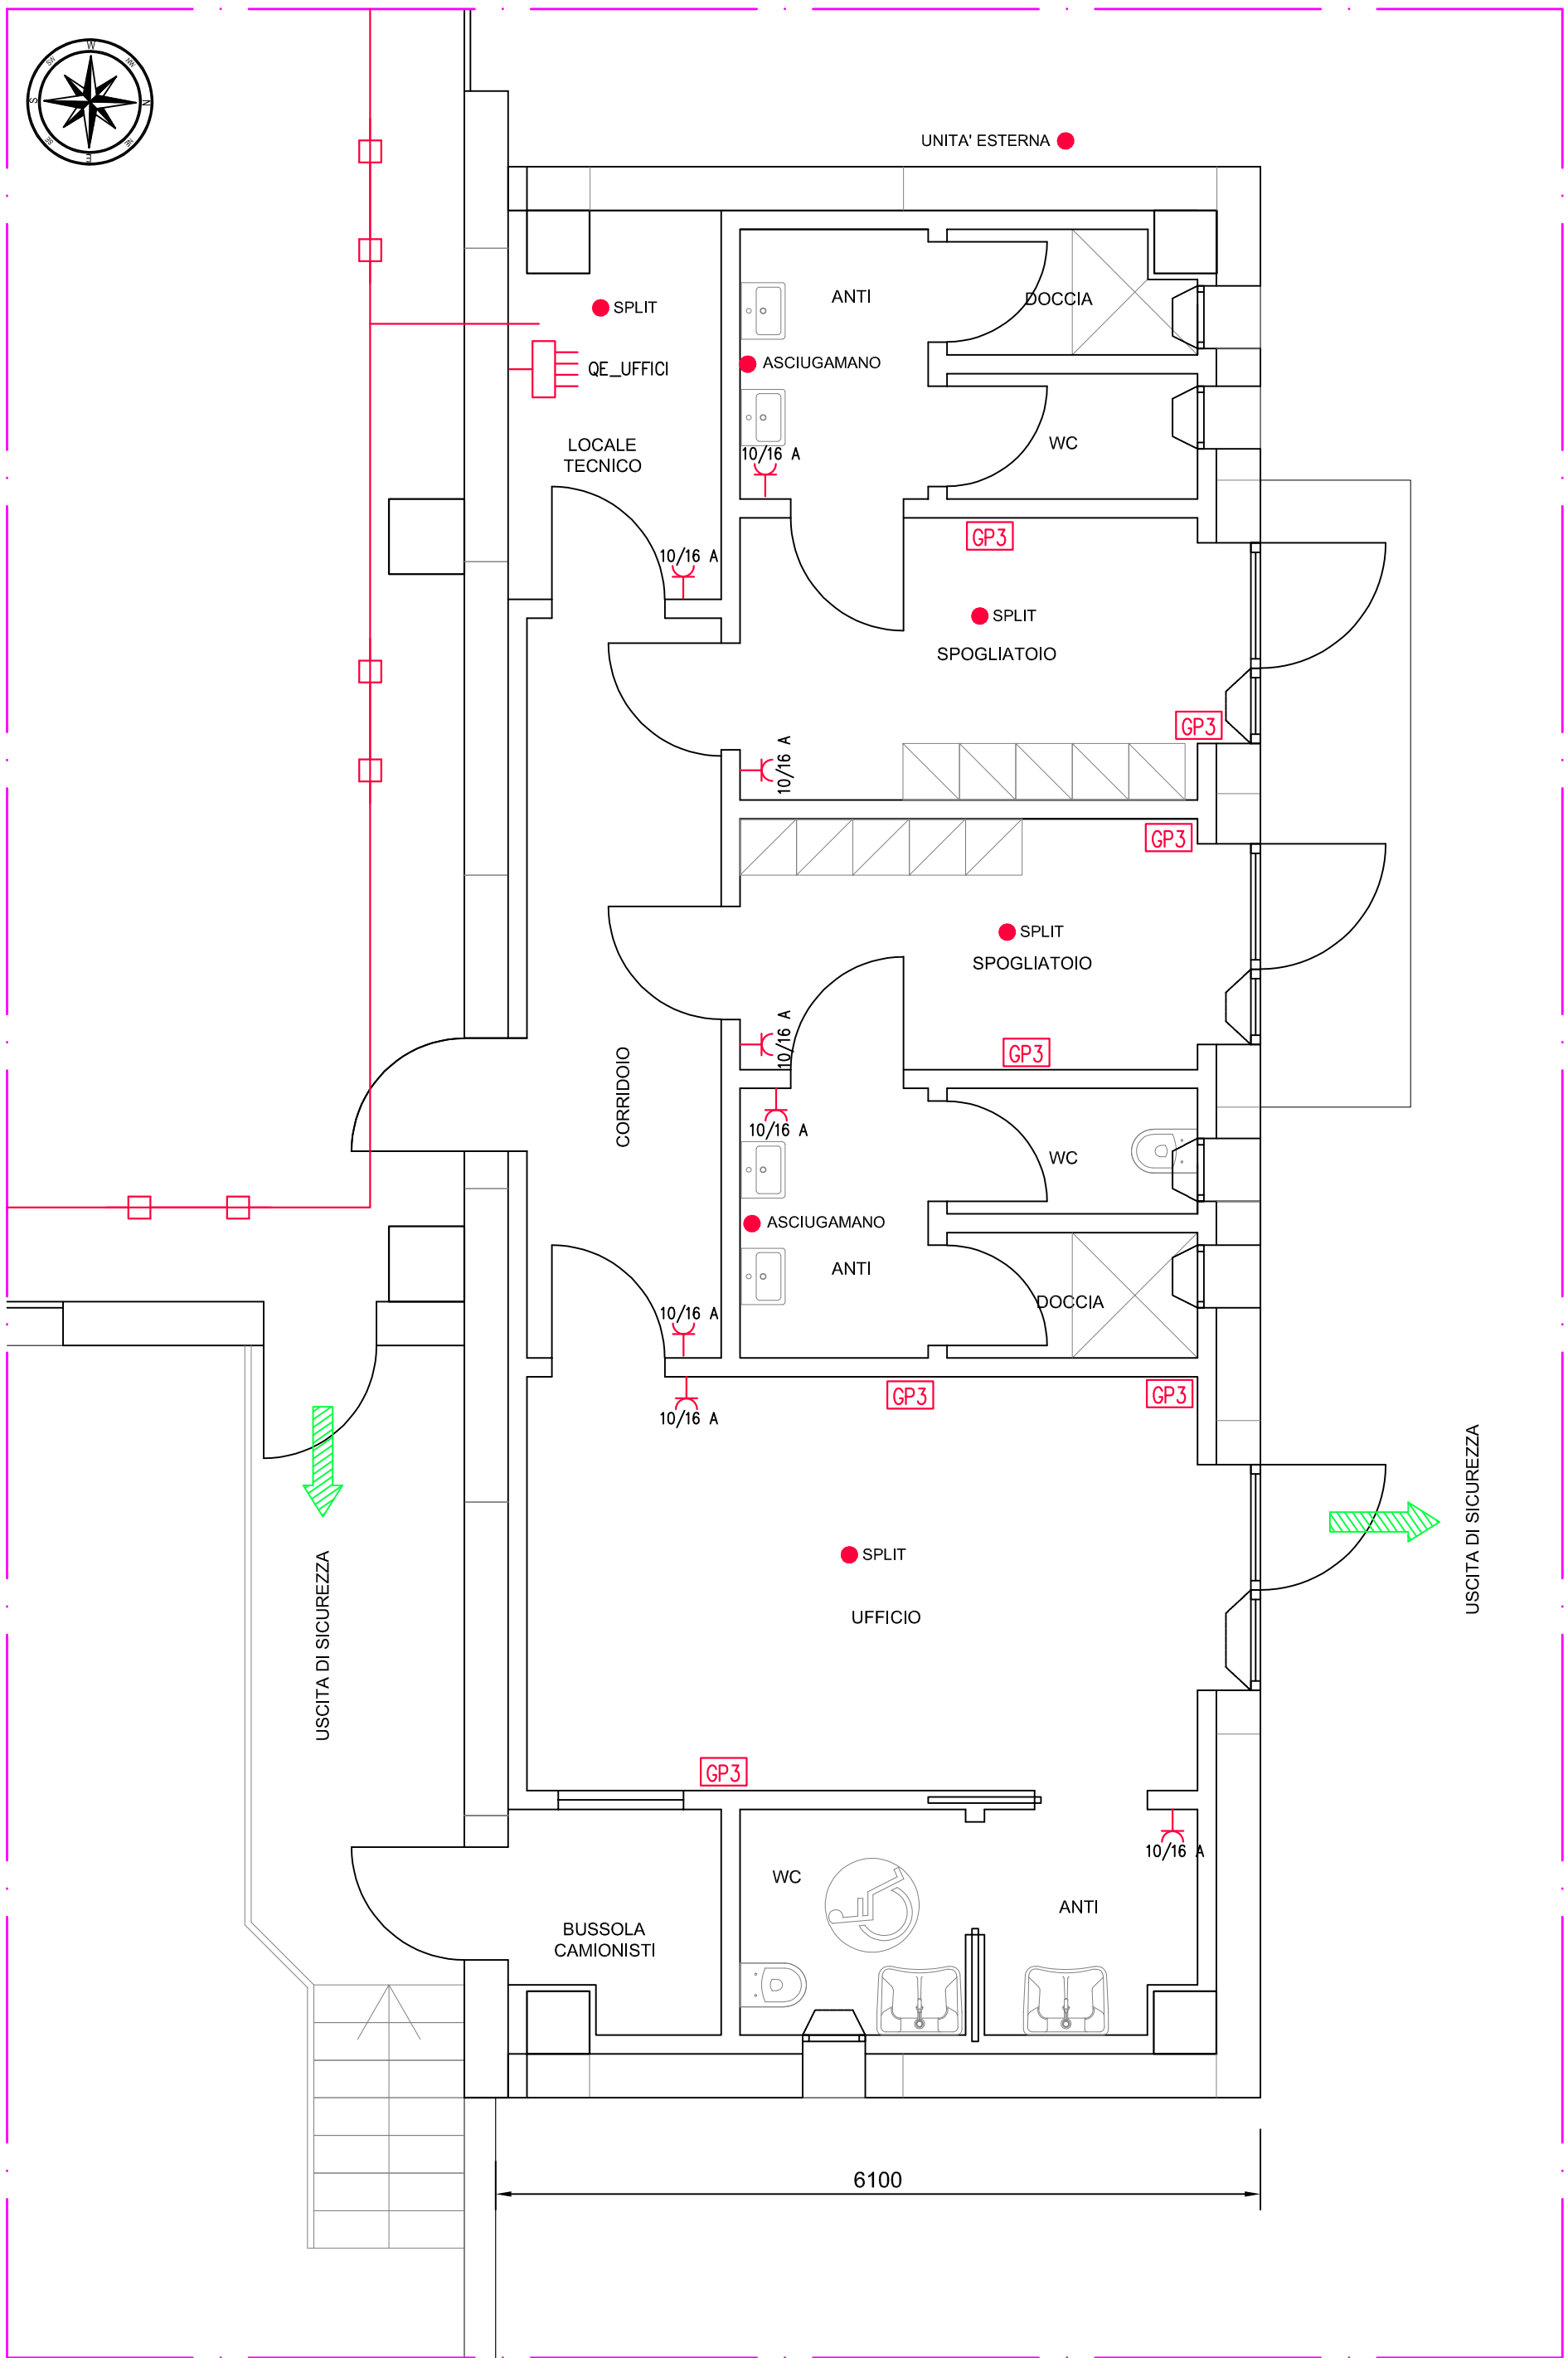

LEGENDA SIMBOLI

Simbolo	Descrizione
	Quadro di distribuzione
	Conduzione in canalina o su passerella
	Conduzione in tubo
	Punto alimentazione
	Pulsantiera
	Gruppo presa
	Presa con interruttore unipolare interbloccato
	Bipresa 2P+T 10/16 A - UNEL
	Pulsante di sgancio
	Pozzetto ispezionabile con picchetto di messa a terra

NOTA PER COMPOSIZIONE GRUPPI PRESE

SISTEMA A PARETE, IP65, COMPOSTO DA:

GP1	2P+PE 16A	3P+PE 16A
-----	-----------	-----------

- n.1 presa CEE 2P+PE 16A - 230 V, interbloccata, con fusibili
- n.1 presa CEE 3P+PE 16A - 400 V, interbloccata, con fusibili

GP2	3P+PE 32A	PER SPAZZOLATRICI
-----	-----------	-------------------

- n.1 presa CEE 3P+PE 32A - 400 V, interbloccata, con fusibili

GP3	10/16 A	UNEL
-----	---------	------

- n.1 presa civile 2P+T 10/16 A (Bipasso)
- n.1 presa civile 2P+T 16 A (Shuko)



TECNOSTUDIO di Bellentani G. e Mondini G. S.n.c.
Via A. B. Sabin 2/A, Suzzara (MN)
Tel. 0376 533436 - Fax 0376 533972
e-mail: tecnostudioel@gmail.com
tecnostudiosuzzara.it

IMPIANTO ELETTRICO PER
AMPLIAMENTO MAGAZZINO FORME
CASEIFICIO RAZIONALE NOVESE

PROGETTO DI MASSIMA	PROGETTO DI CAPITOLATO	PROGETTO ESECUTIVO	PROGETTO AS BUILT
☒	☐	☐	☐

REV.0	PRIMA EMISSIONE	30/06/2025	NIGRO G.
REV.	OGGETTO REVISIONE	DATA	RESP. PROGETTO

Comune di Novi di Modena

Provincia di Modena

Committente
Caseificio Razionale Novese
Via Provinciale Mantova, 73
41016, Novi di Modena (MO)

Denominazione
IMPIANTO DI FORZA MOTRICE



TAVOLA N°

E2_R0

Scala VARIE

File E2_R0.DWG

Impresa esecutrice