




PARTICOLARE MAGAZZINO FORME E LOGISTICA
scala 1:250

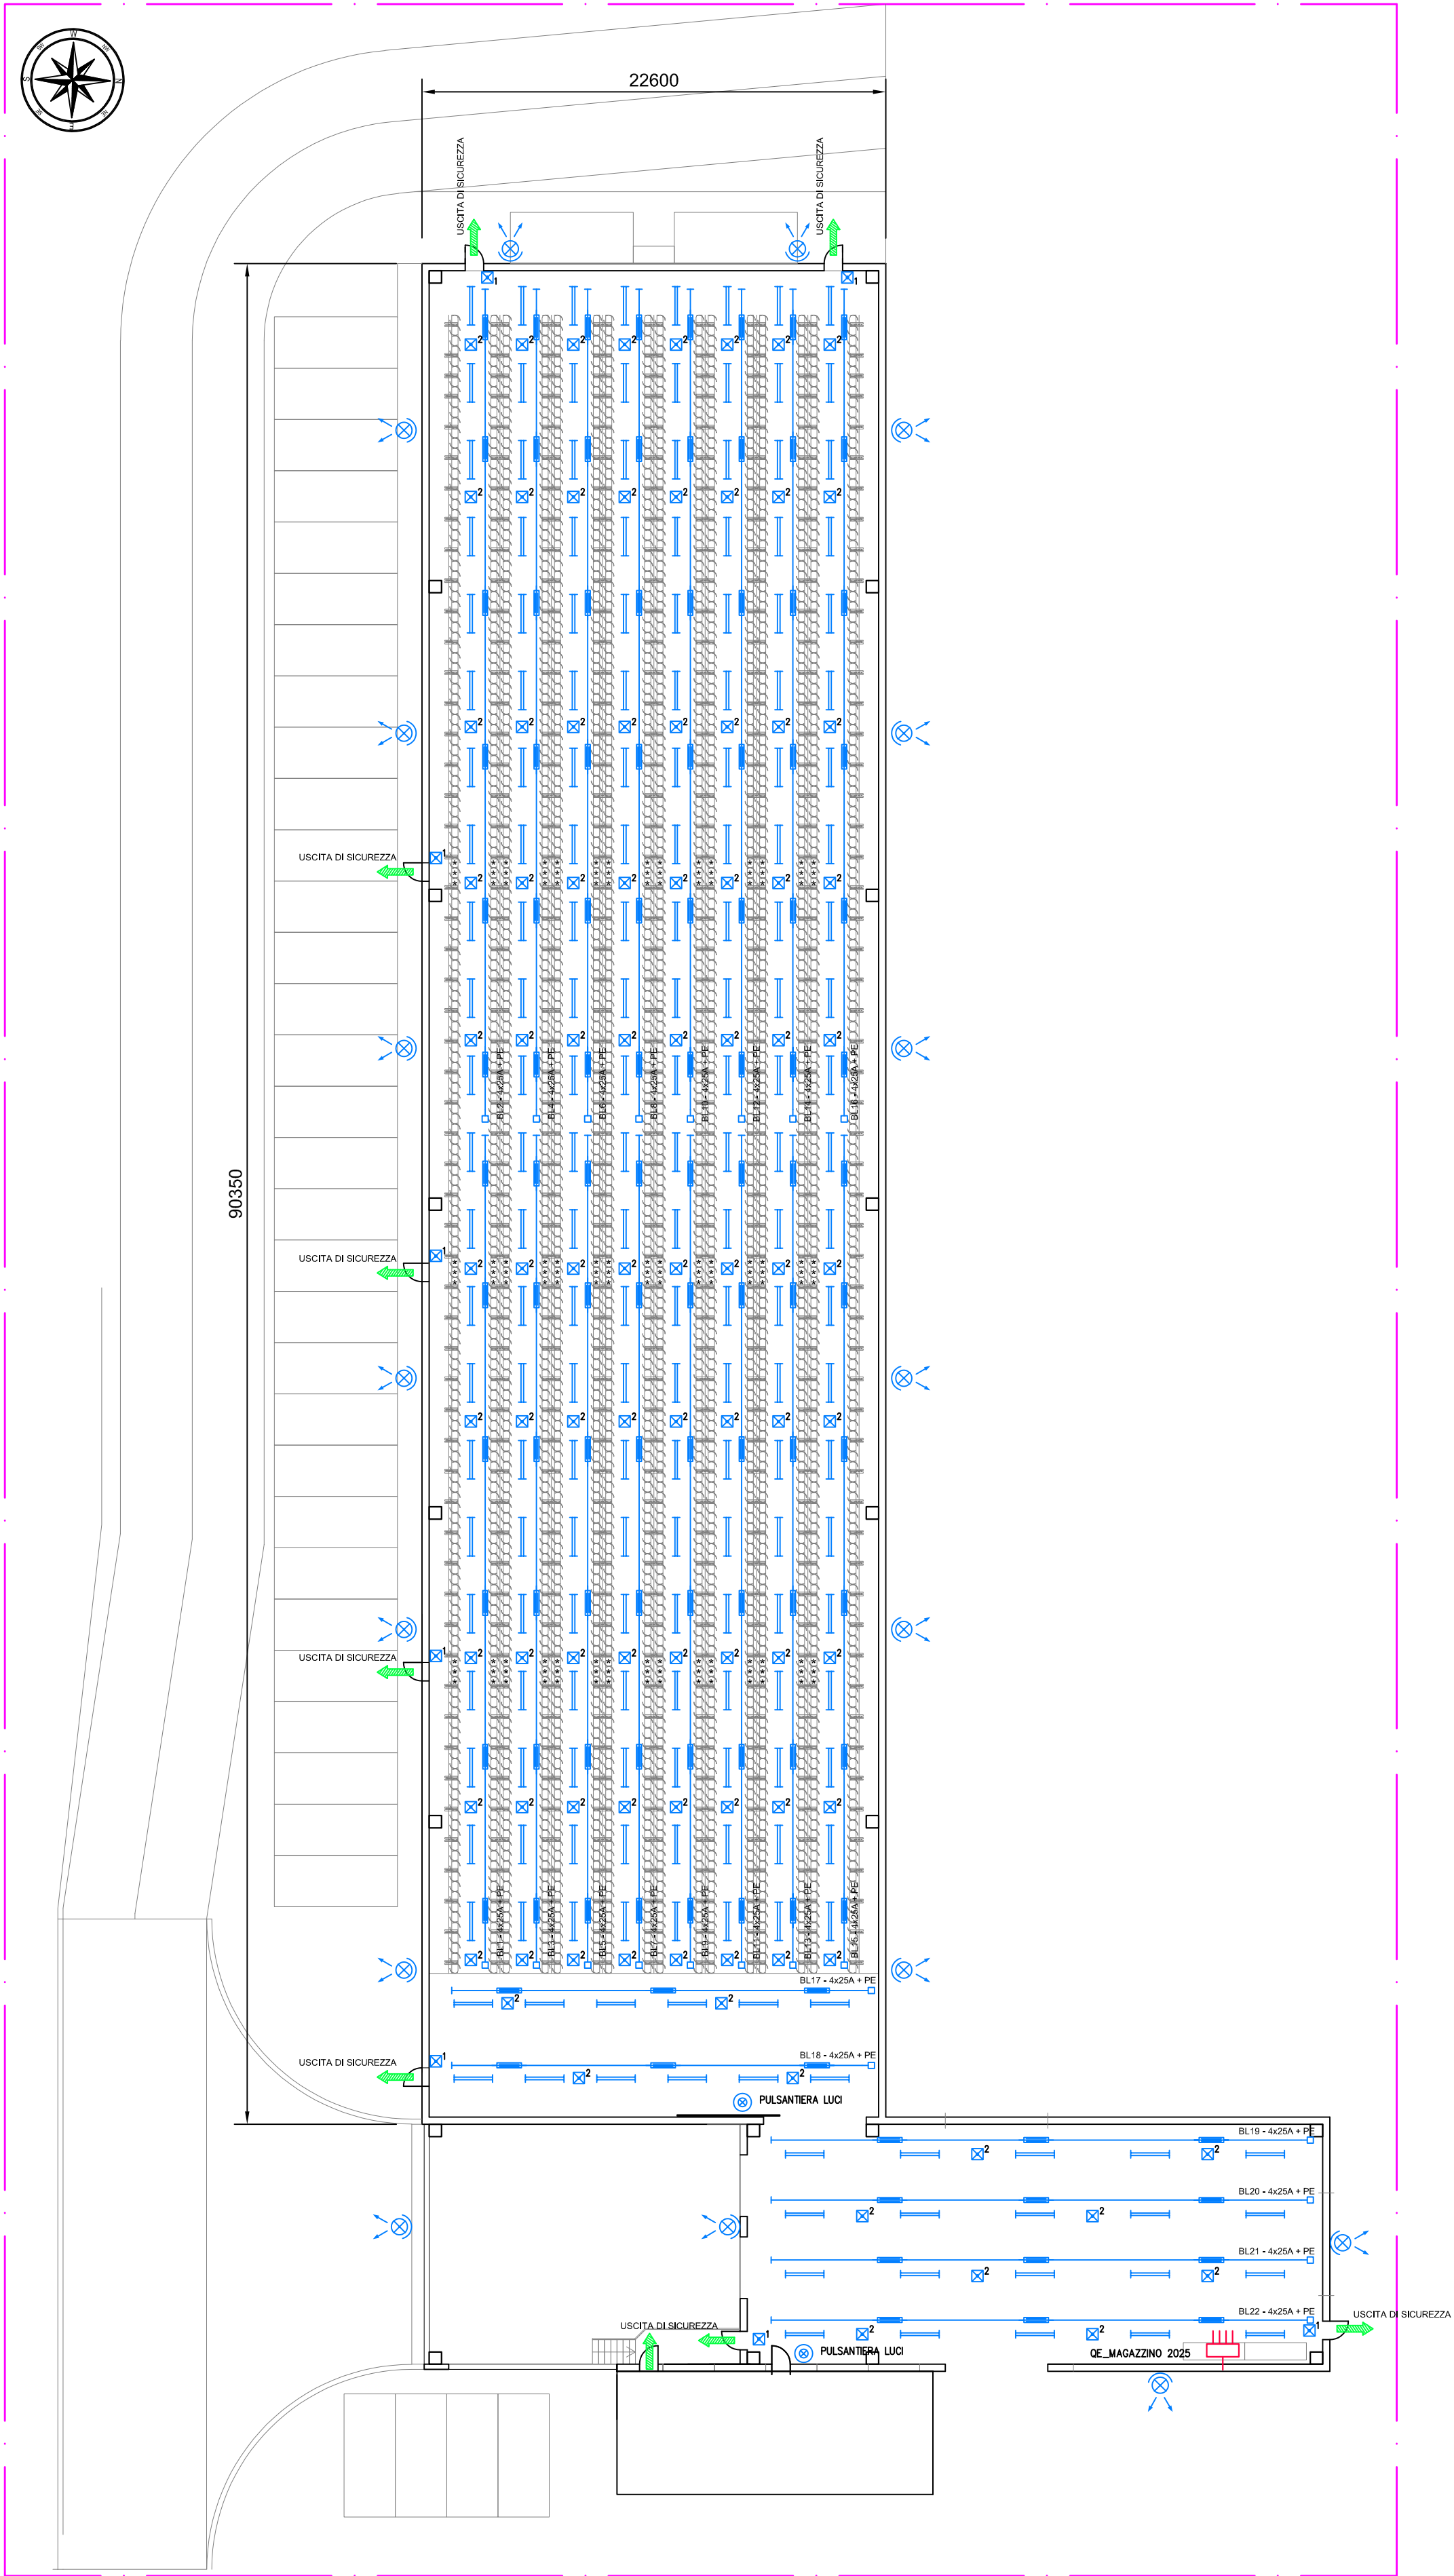

INQUADRAMENTO GENERALE
scala 1:2500

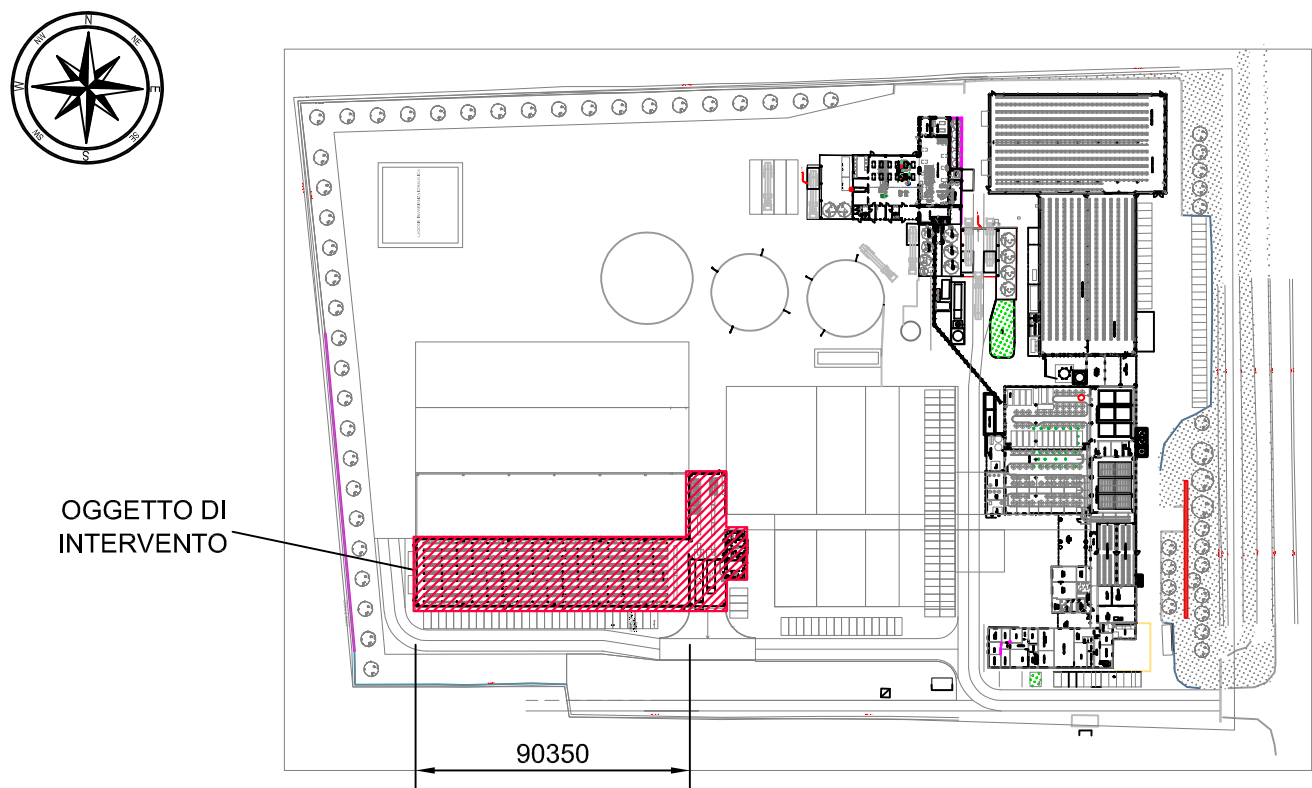

PARTICOLARE UFFICI
scala 1:50

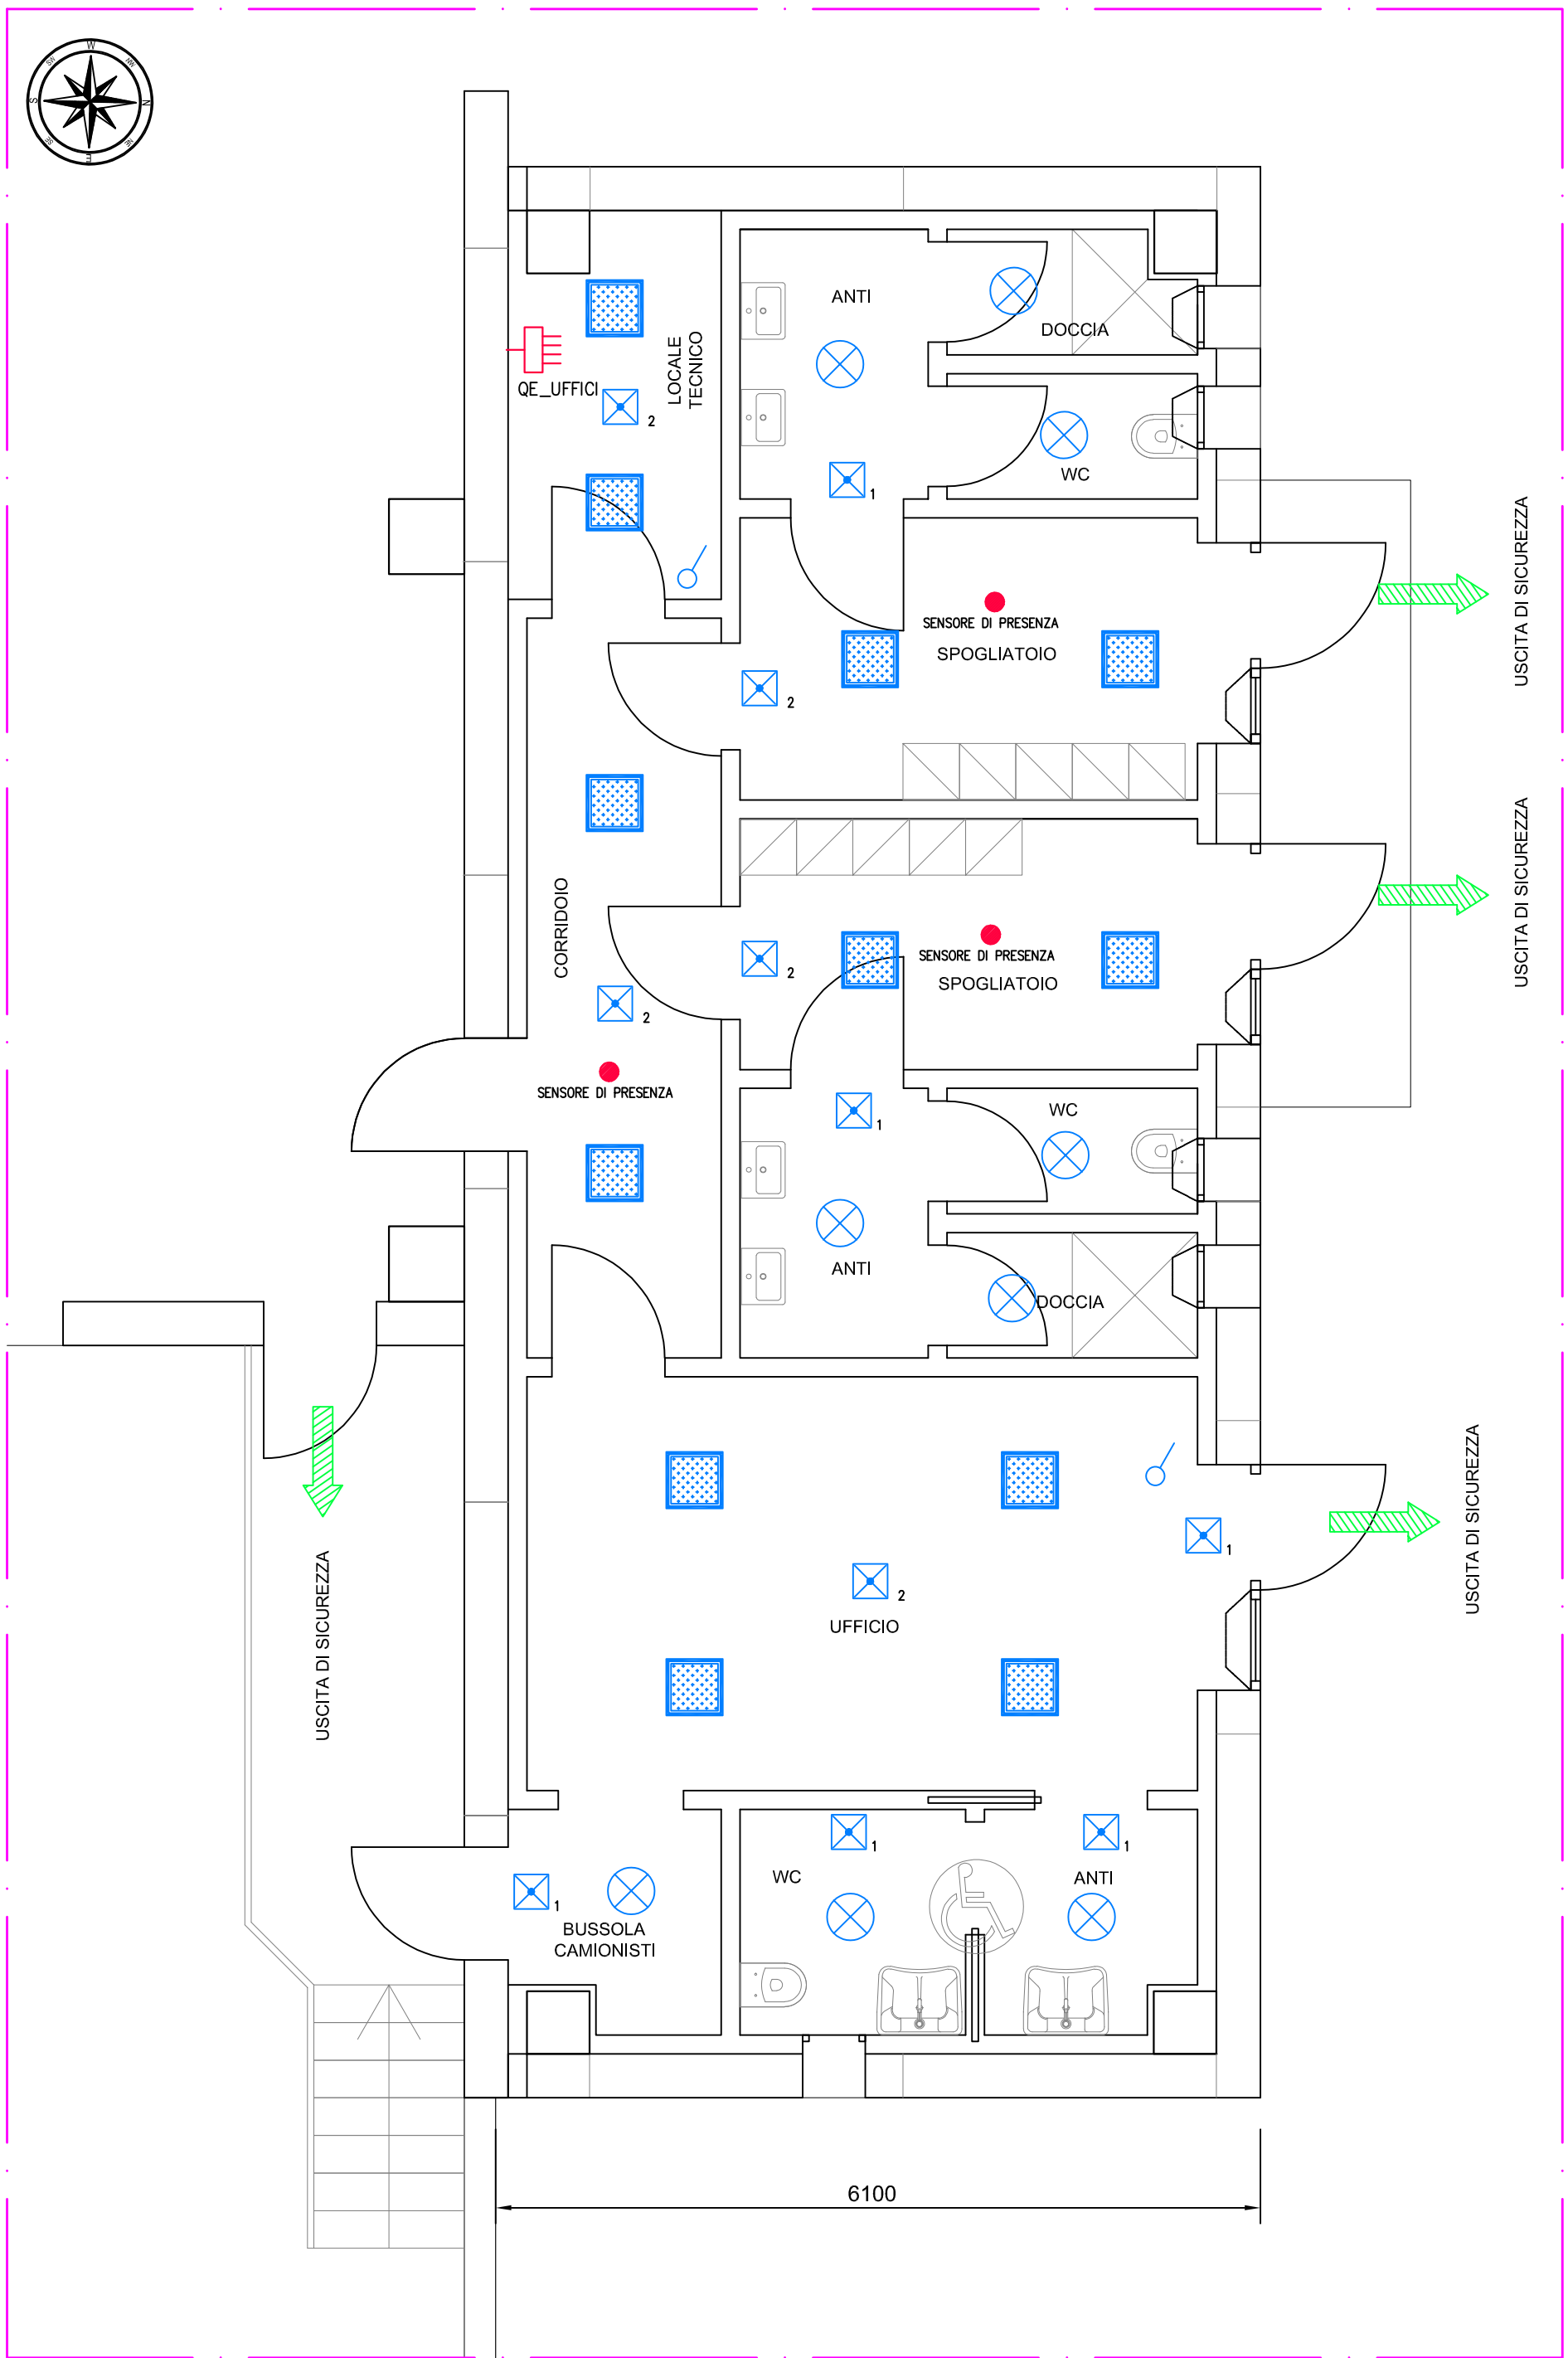

LEGENDA SIMBOLI	
Simbolo	Descrizione
	Quadro di distribuzione
	Sensore di presenza
	Interruttore
	Pulsante luminoso
	Testata di alimentazione blindoluce
	Conduttura in sbarra protetta (Blindoluce)
	1 Complesso autonomo di illuminazione di sicurezza - 250 lm - IP65
	2 Complesso autonomo di illuminazione di sicurezza - 800 lm - IP65
	Proiettore a fascio largo
	Lampada con sensore integrato - 22W - IP64
	Corpo illuminante led a fascio stretto - 51W, 8000 lm - IP66
	Corpo illuminante led - 31W, 3950 lm - IP43

NOTE:
Nel disegno sono riportate le posizioni esatte di installazione delle lampade
(il posizionamento dei blindoluce è indicativo)

TECNOSTUDIO
consulenza & progettazioni

TECNOSTUDIO di Bellentani G. e Mondini G. S.n.c.
Via A. B. Sabin 2/A, Suzzara (MN)
Tel. 0376 533436 - Fax 0376 533972
e-mail: tecnostudioel@gmail.com
tecnostudiosuzzara.it

IMPIANTO ELETTRICO PER AMPLIAMENTO MAGAZZINO FORME CASEIFICIO RAZIONALE NOVESE			
PROGETTO DI MASSIMA	PROGETTO DI CAPITOLATO	PROGETTO ESECUTIVO	PROGETTO AS BUILT
☒	☐	☐	☐
REV.0 PRIMA EMISSIONE		30/06/2025	NIGRO G.
REV.	OGGETTO REVISIONE	DATA	RESP. PROGETTO

Comune di Novi di Modena
Provincia di Modena

Committente
Caseificio Razionale Novese
Via Provinciale Mantova, 73
41016, Novi di Modena (MO)

Denominazione
IMPIANTO DI ILLUMINAZIONE ORDINARIA ED EMERGENZA

Firma

TAVOLA N°
E3_R0

Scala VARIE